


消防用地（Y）詳細図

8-1:50


〔防火水槽用地〕

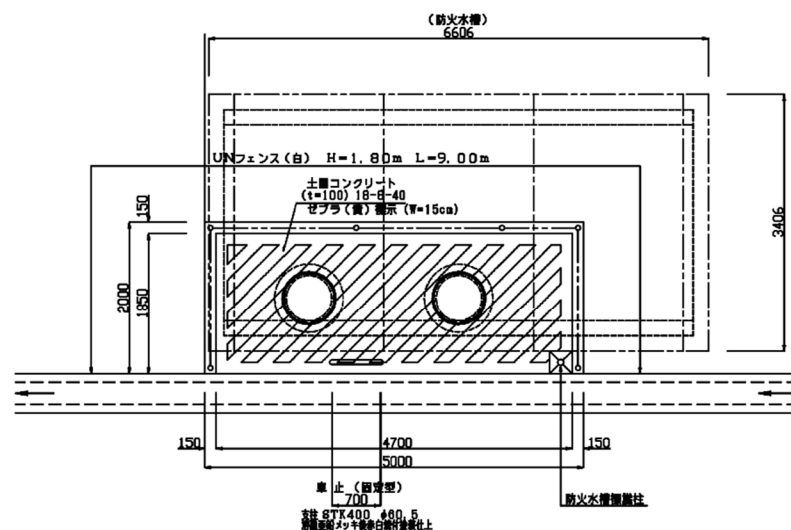

消防用地（Y）詳細図

S = 1 : 25

[消火栓標識用地]


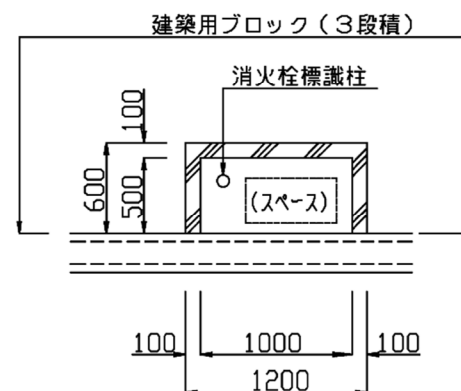


防火水槽

S-1 : 50

二次製品防火水槽 40㎡型

〔（財）日本消防設備安全センター 認定品〕

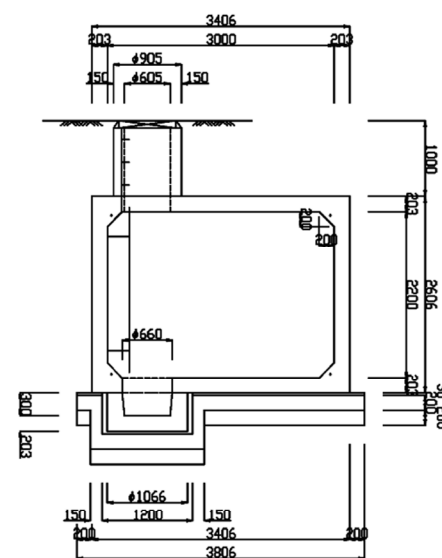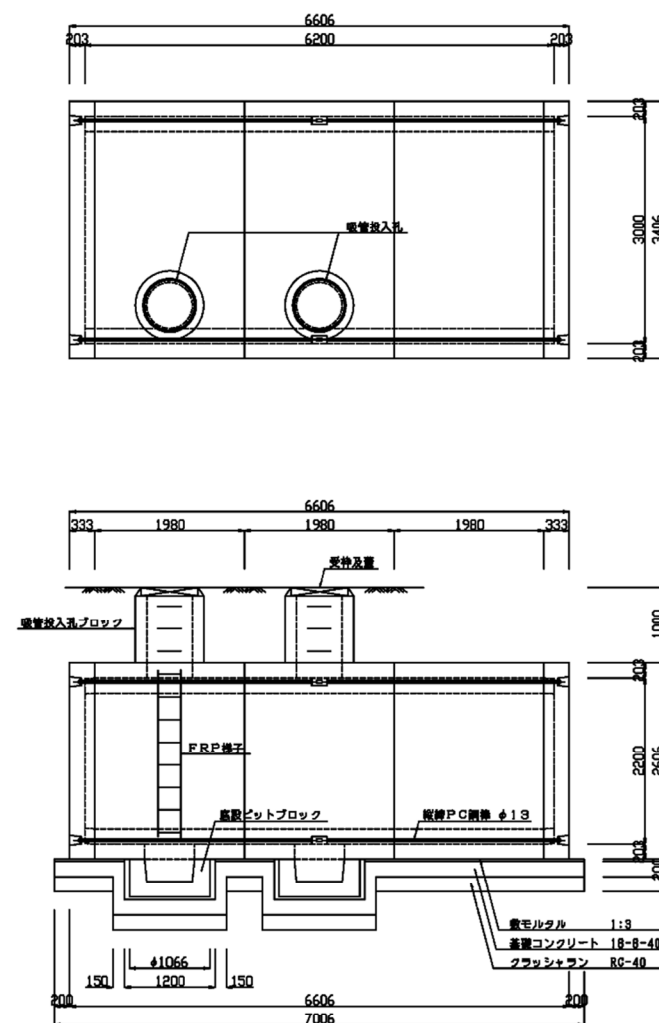

※ 型式・・・・防-84100号


容 量	40 m ³
設置場所	I 型
荷 重	10 kN/m ²

設置場所	1
------	---

荷 重 10 kN/m^2

消火栓・防火水槽 標識

S = 1 : 25

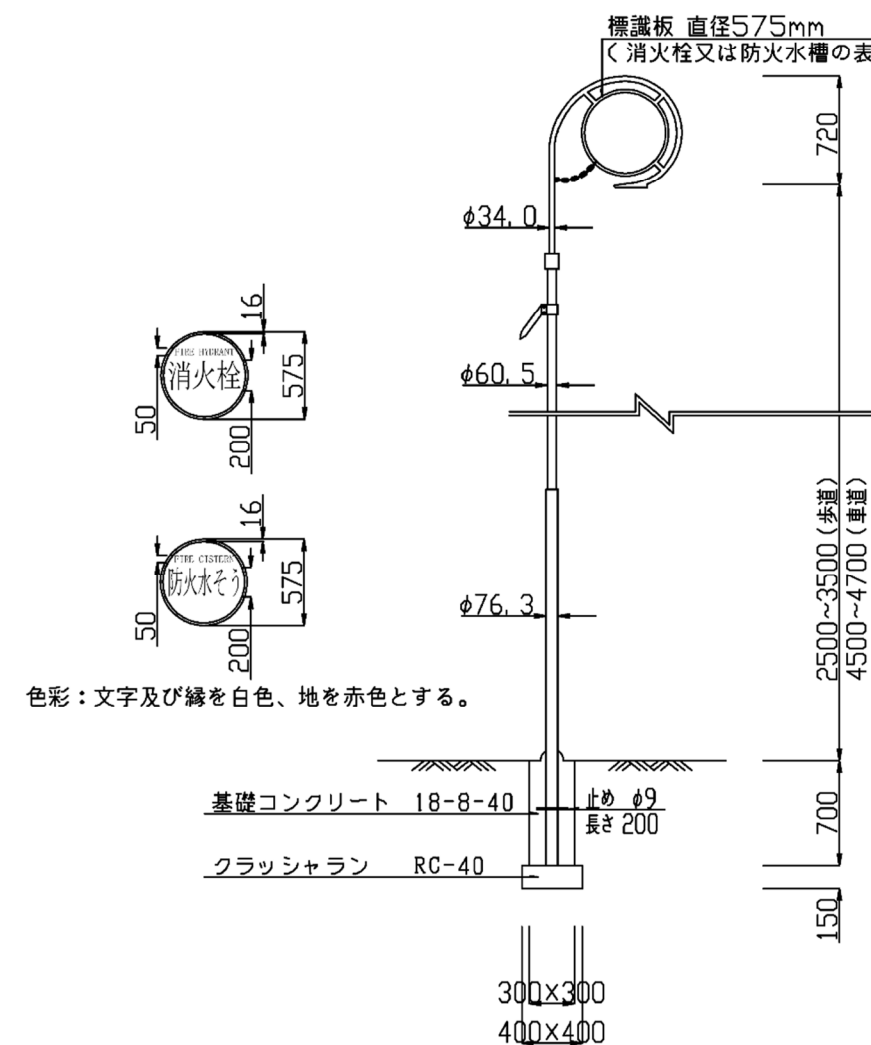

※施設管理者（警防課）と十分協議し作成すること。

事業名	〇〇〇〇事業		
事業場所	大津市〇〇〇丁目		
事業者	〇〇株式会社		
設計者	〇〇株式会社 大津 太郎		
製図年月日	令和 〇年 〇月 〇日	縮尺	図示
図面名	消防用地計画詳細図		図番 15