



消防用地（Y）詳細図

S=1:50  
[防火水槽用地]

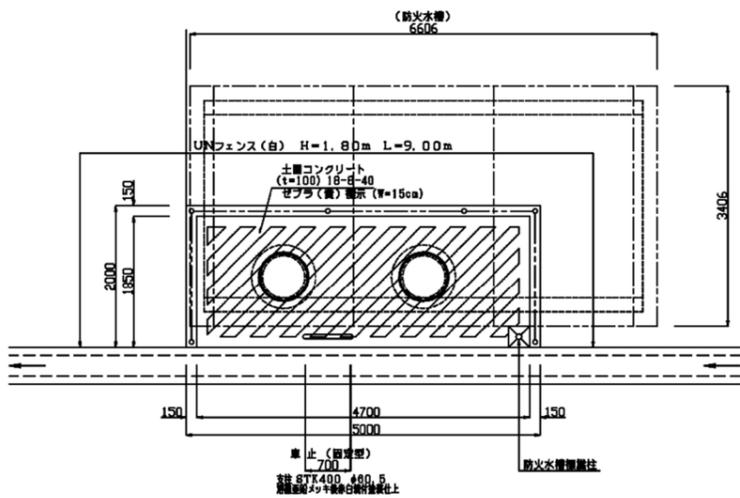


消防用地（Y）詳細図

S=1:25  
[消火栓標識用地]


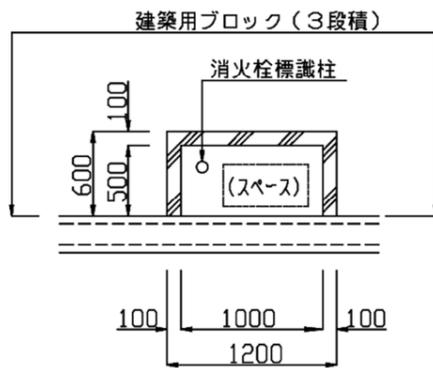


消火栓標識柱及び消火栓標識用地 標準図

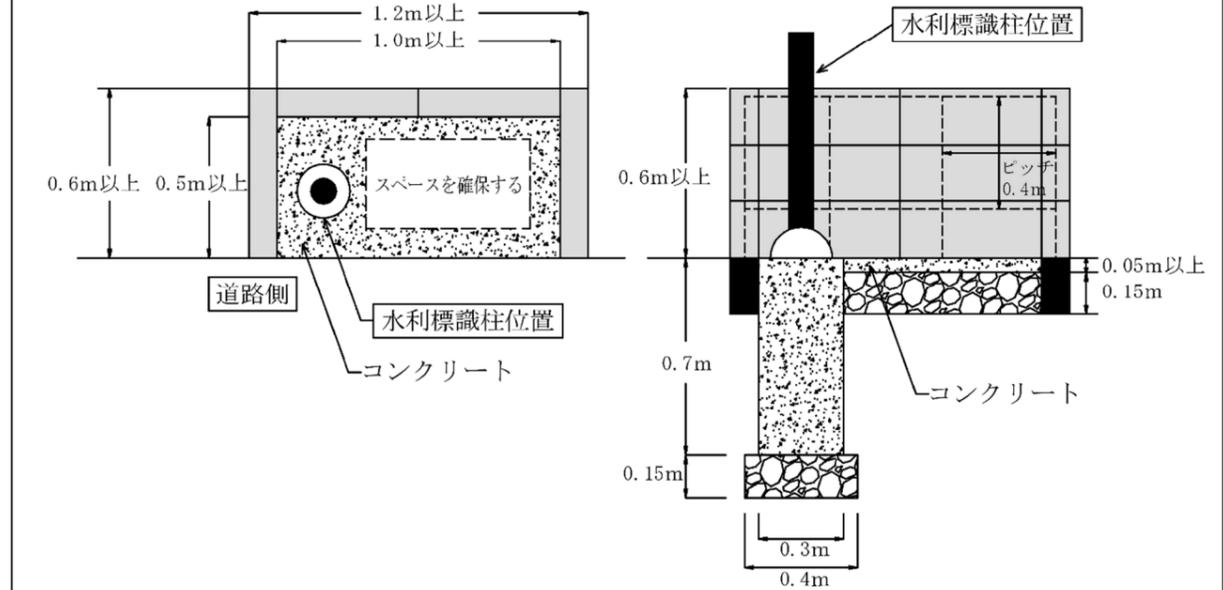

防火水槽


S=1:50  
二次製品防火水槽 40㎡型  
【（財）日本消防設備安全センター 認定品】

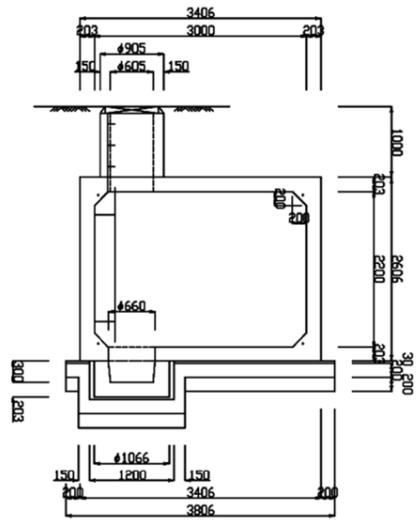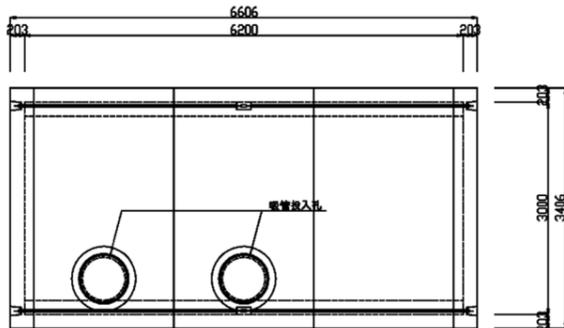

※ 型式.....防-84100号  
容 積 40 ㎡  
設置場所 I 型  
荷 重 10 kN/㎡

消火栓・防火水槽 標識

S=1:25

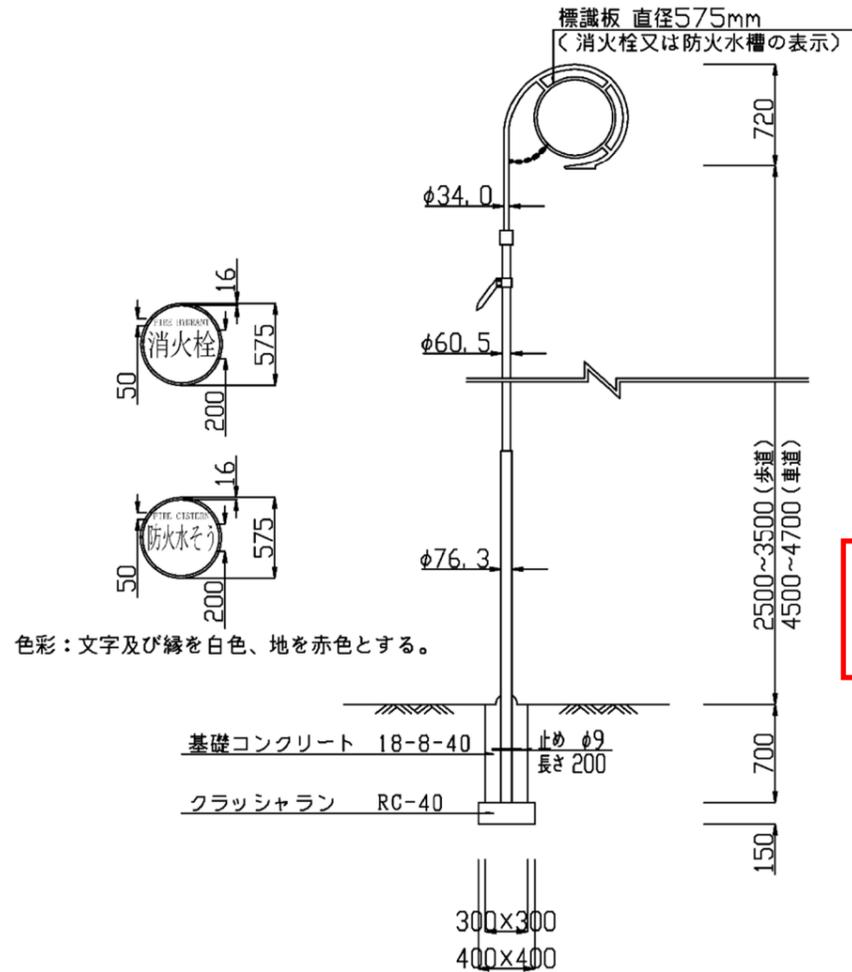

色彩：文字及び縁を白色、地を赤色とする。

※施設管理者（警防課）と十分協議し作成すること。

事業名	〇〇〇事業
事業場所	大津市〇〇〇丁目
事業者	〇〇株式会社
設計者	〇〇株式会社 大津 太郎
製図年月日	令和〇年〇月〇日 縮尺 図示
図面名	消防用地計画詳細図 1/5